




1 PLANTA BAIXA PROJETO DE ESGOTO SANITÁRIO
ESCALA 1:75

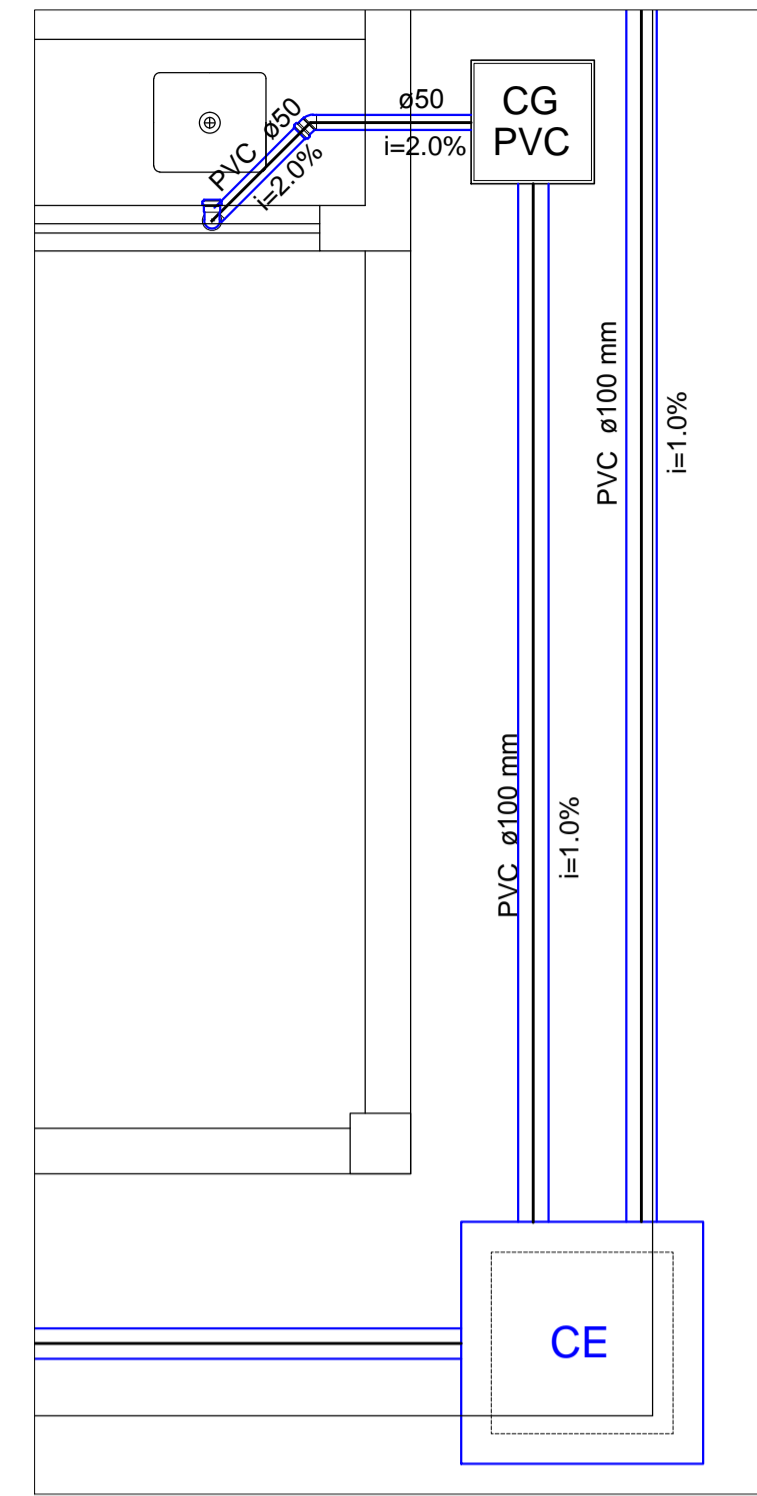


2 DETALHE S5
ESCALA 1:25

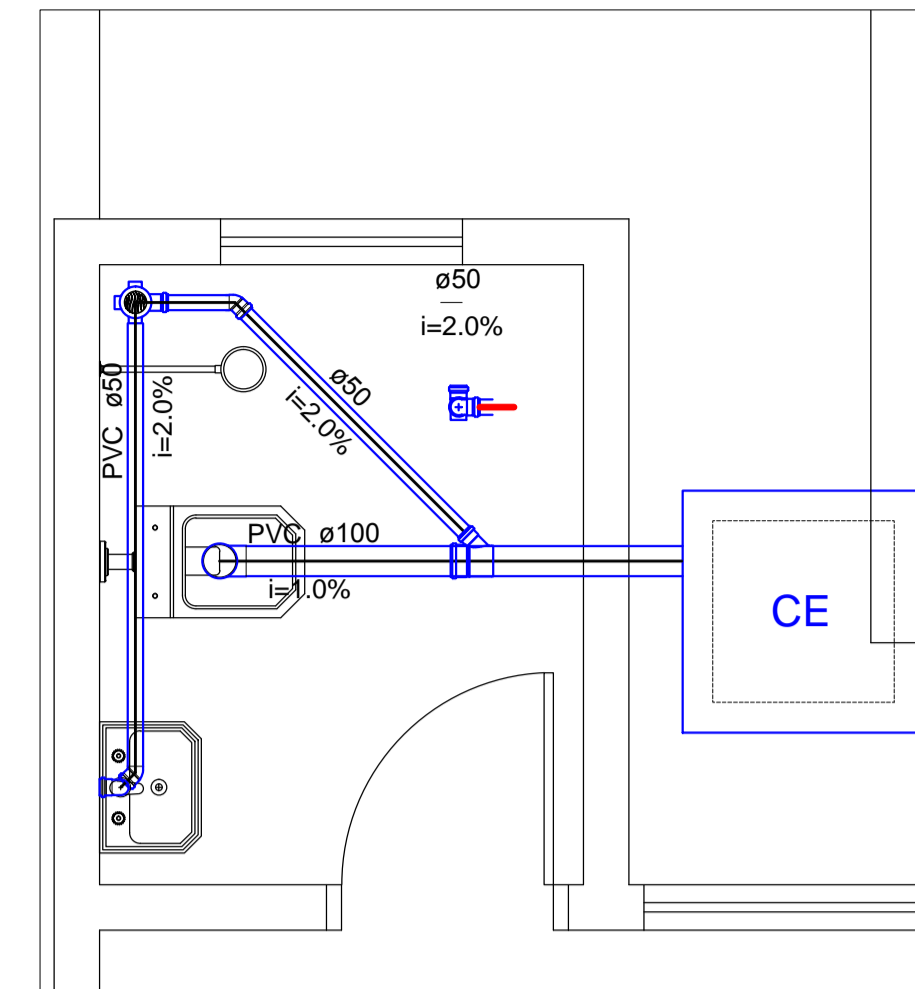


3 DETALHE S1
ESCALA 1:25

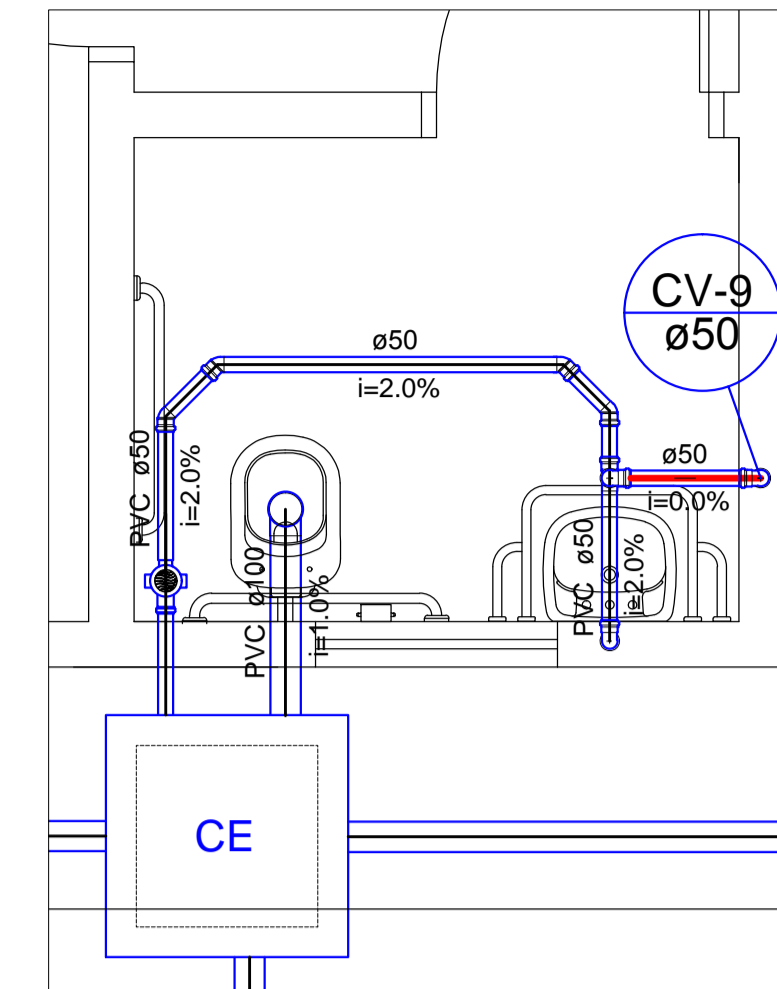


4 DETALHE S4
ESCALA 1:25

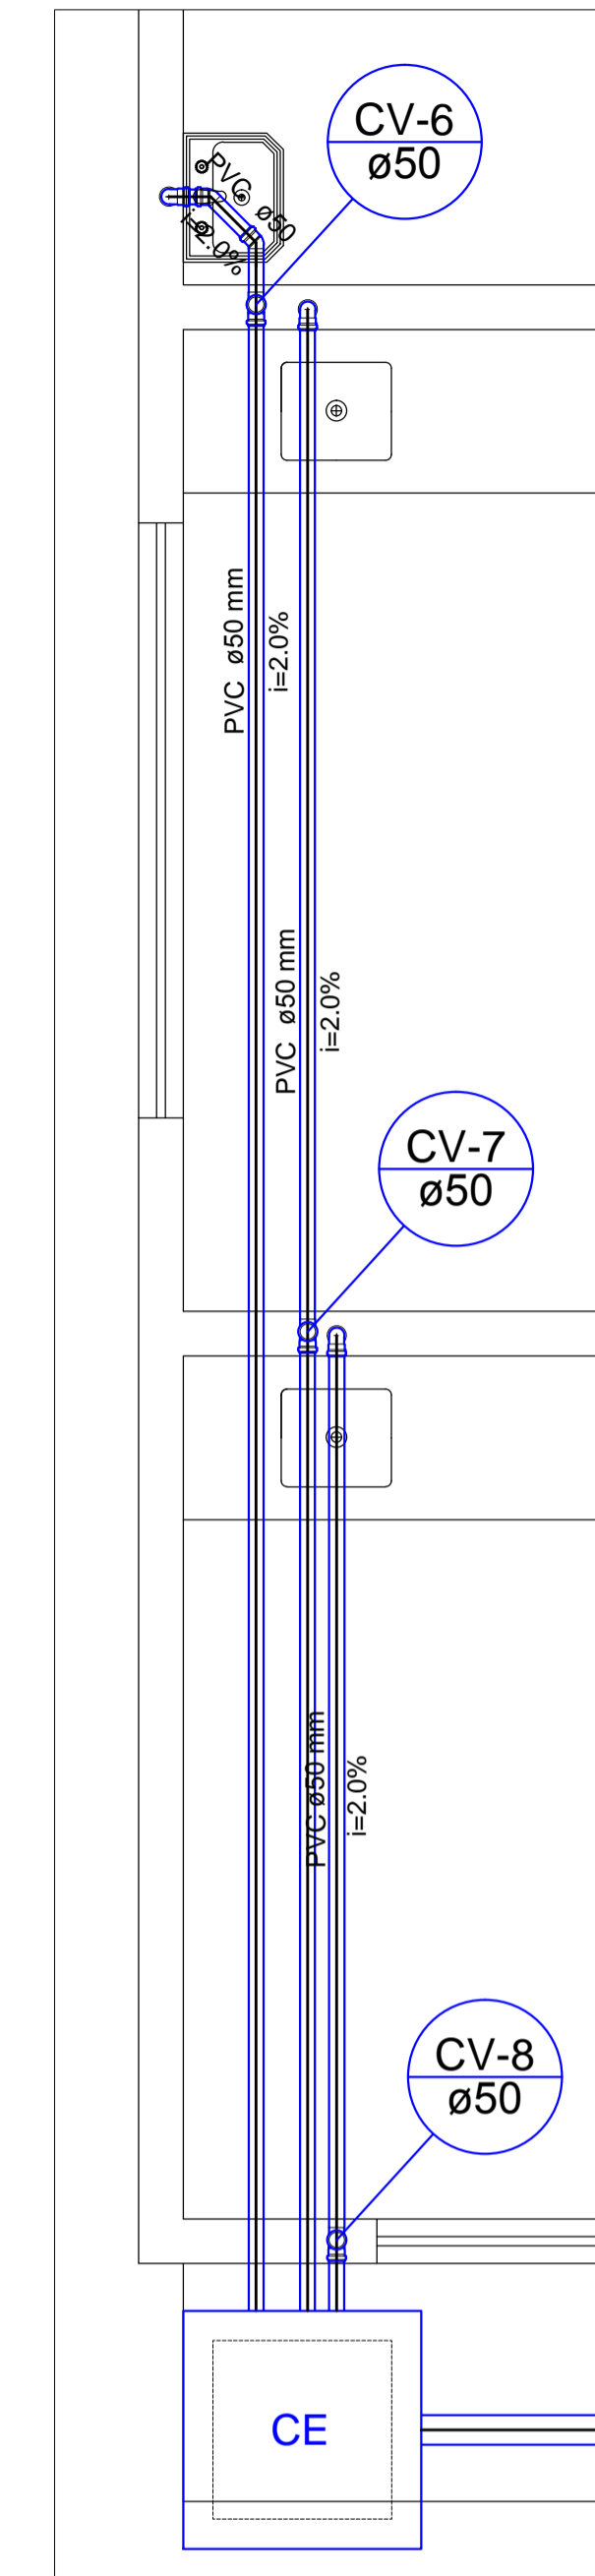

5 DETALHE S3
ESCALA 1:25

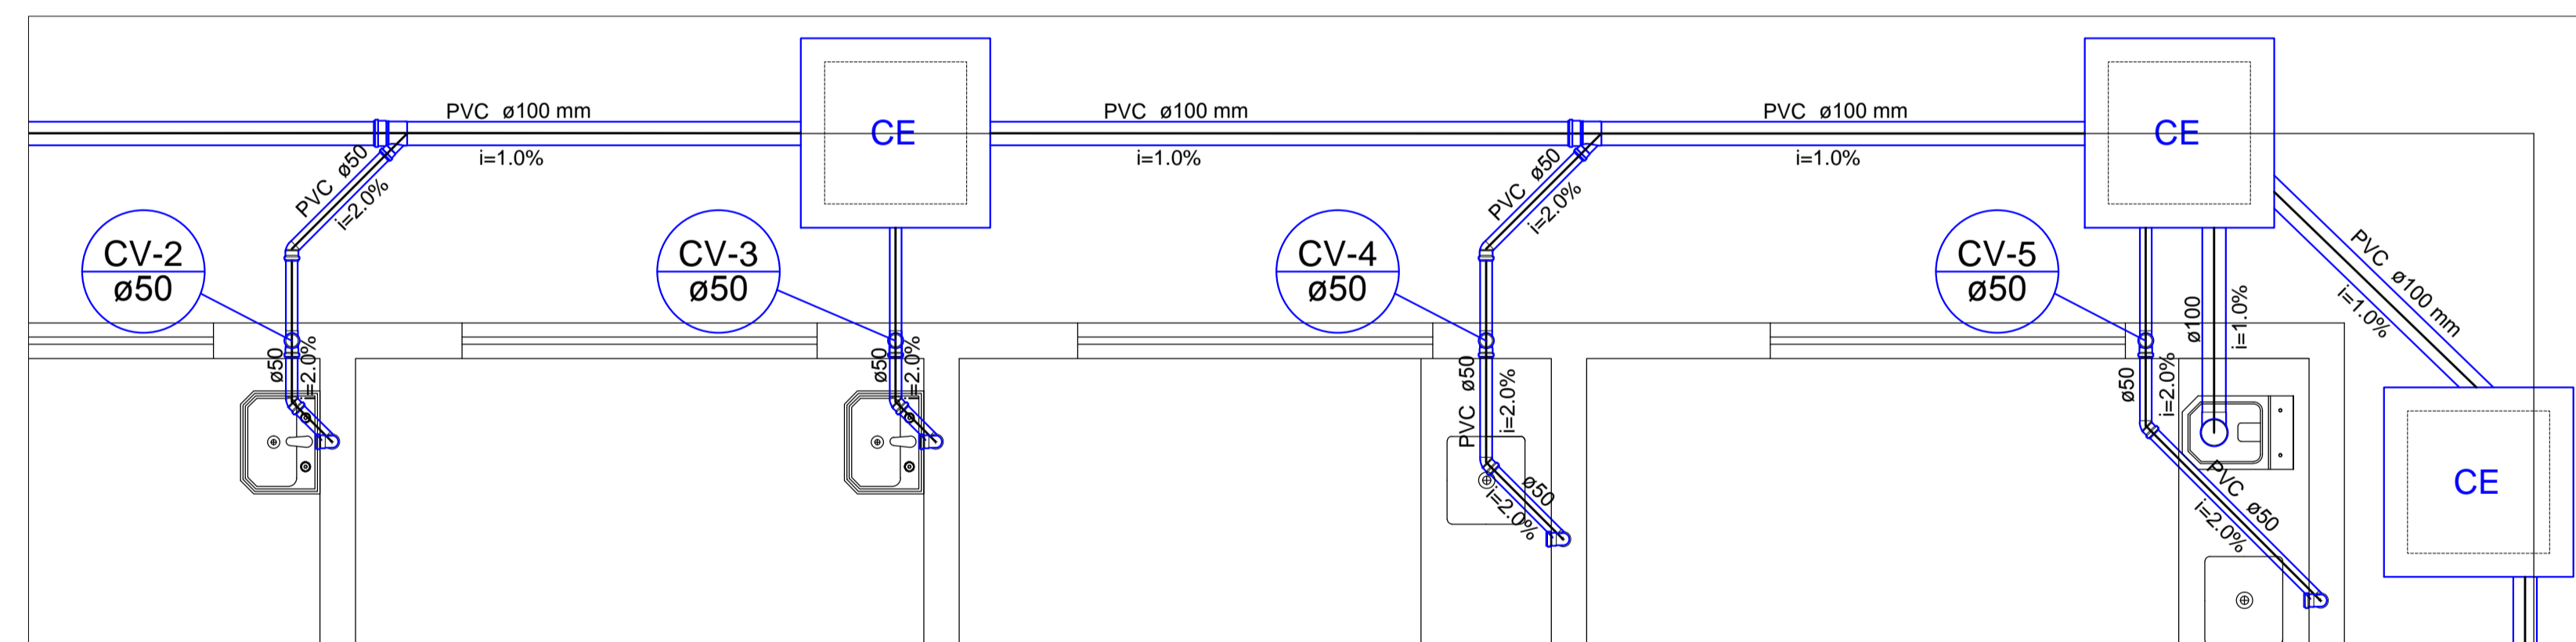

6 DETALHE S2
ESCALA 1:25

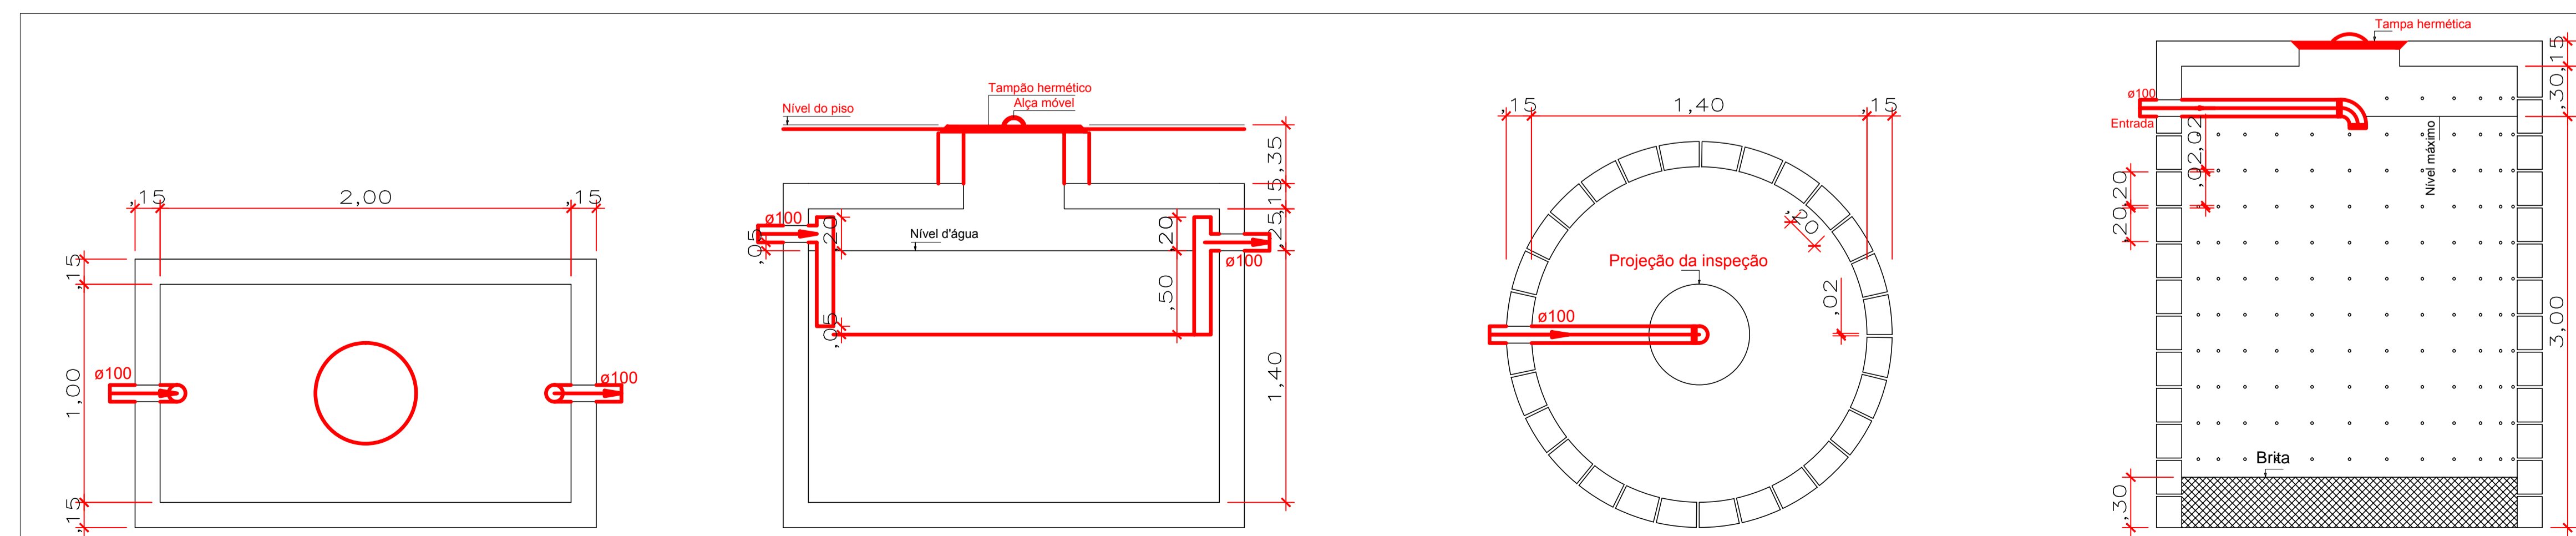

7 DETALHE UNIDADES DE TRATAMENTO
ESCALA 1:25

Legenda	
	Caixa de Inspeção Esgoto Simples
	Caixa de Gordura
	Caixa sifonada montada c/ grelha e porta grelha 100X100X50
	Caixa sifonada montada c/ grelha e porta grelha 150X150X50
	Joelho 45°
	Junção Simples Vista Lateral
	Saída de Lavatório/ Máquina de Lavar/ Pia de cozinha/ Tanque
	Saída de Ventilação
	Saída de Vaso Sanitário
	Luva Simples

Lista de Materiais	
Caixas de Passagem	
Caixa de gordura PVC	CG 30 cm
Caixa de inspeção esgoto simples	CE: 60x60 cm
PVC Acessórios	
Caixa sifonada montada c/ grelha e porta grelha 100x100x50	2 pc
Sifão de copo pi pia e lavatório 1" - 2"	10 pc
Válvula pi pia 1"	10 pc
PVC Esgoto	
Joelho 45°	17 pc
Joelho 90°	3 pc
100 mm	24 pc
50 mm	24 pc
Esgoto	
Tubo rígido c/ ponta lisa 100 mm - 4"	45.80 m
50 mm - 2"	56.70 m
Tê sanitário 50 mm - 60 mm	2 pc

PREFEITURA MUNICIPAL DE MARCELÂNDIA
Rua dos Três Poderes, nº777, Centro - Marcelândia/MT
Fone/Fax: (66) 3536-1828 / 3536-1175

Descrição	Reforma do ESF IV de Analândia	Folhas	01/01
Projeto	Instalações de Esgoto - Completo		
Local	Rua 15 de Novembro, esq. com Rua Goias, Distrito de Analândia Marcelândia-MT	Data	AGOSTO 2019
Proprietário	Prefeitura Municipal de Marcelândia		
Responsável Técnico	FABIANA ZACARIAS RAMOS Engenheira Civil - CREAMT033060 Departamento de Engenharia e Arquitetura		