



1 PLANTA BAIXA PROJETO DE ESGOTO SANITÁRIO  
ESCALA 1:75

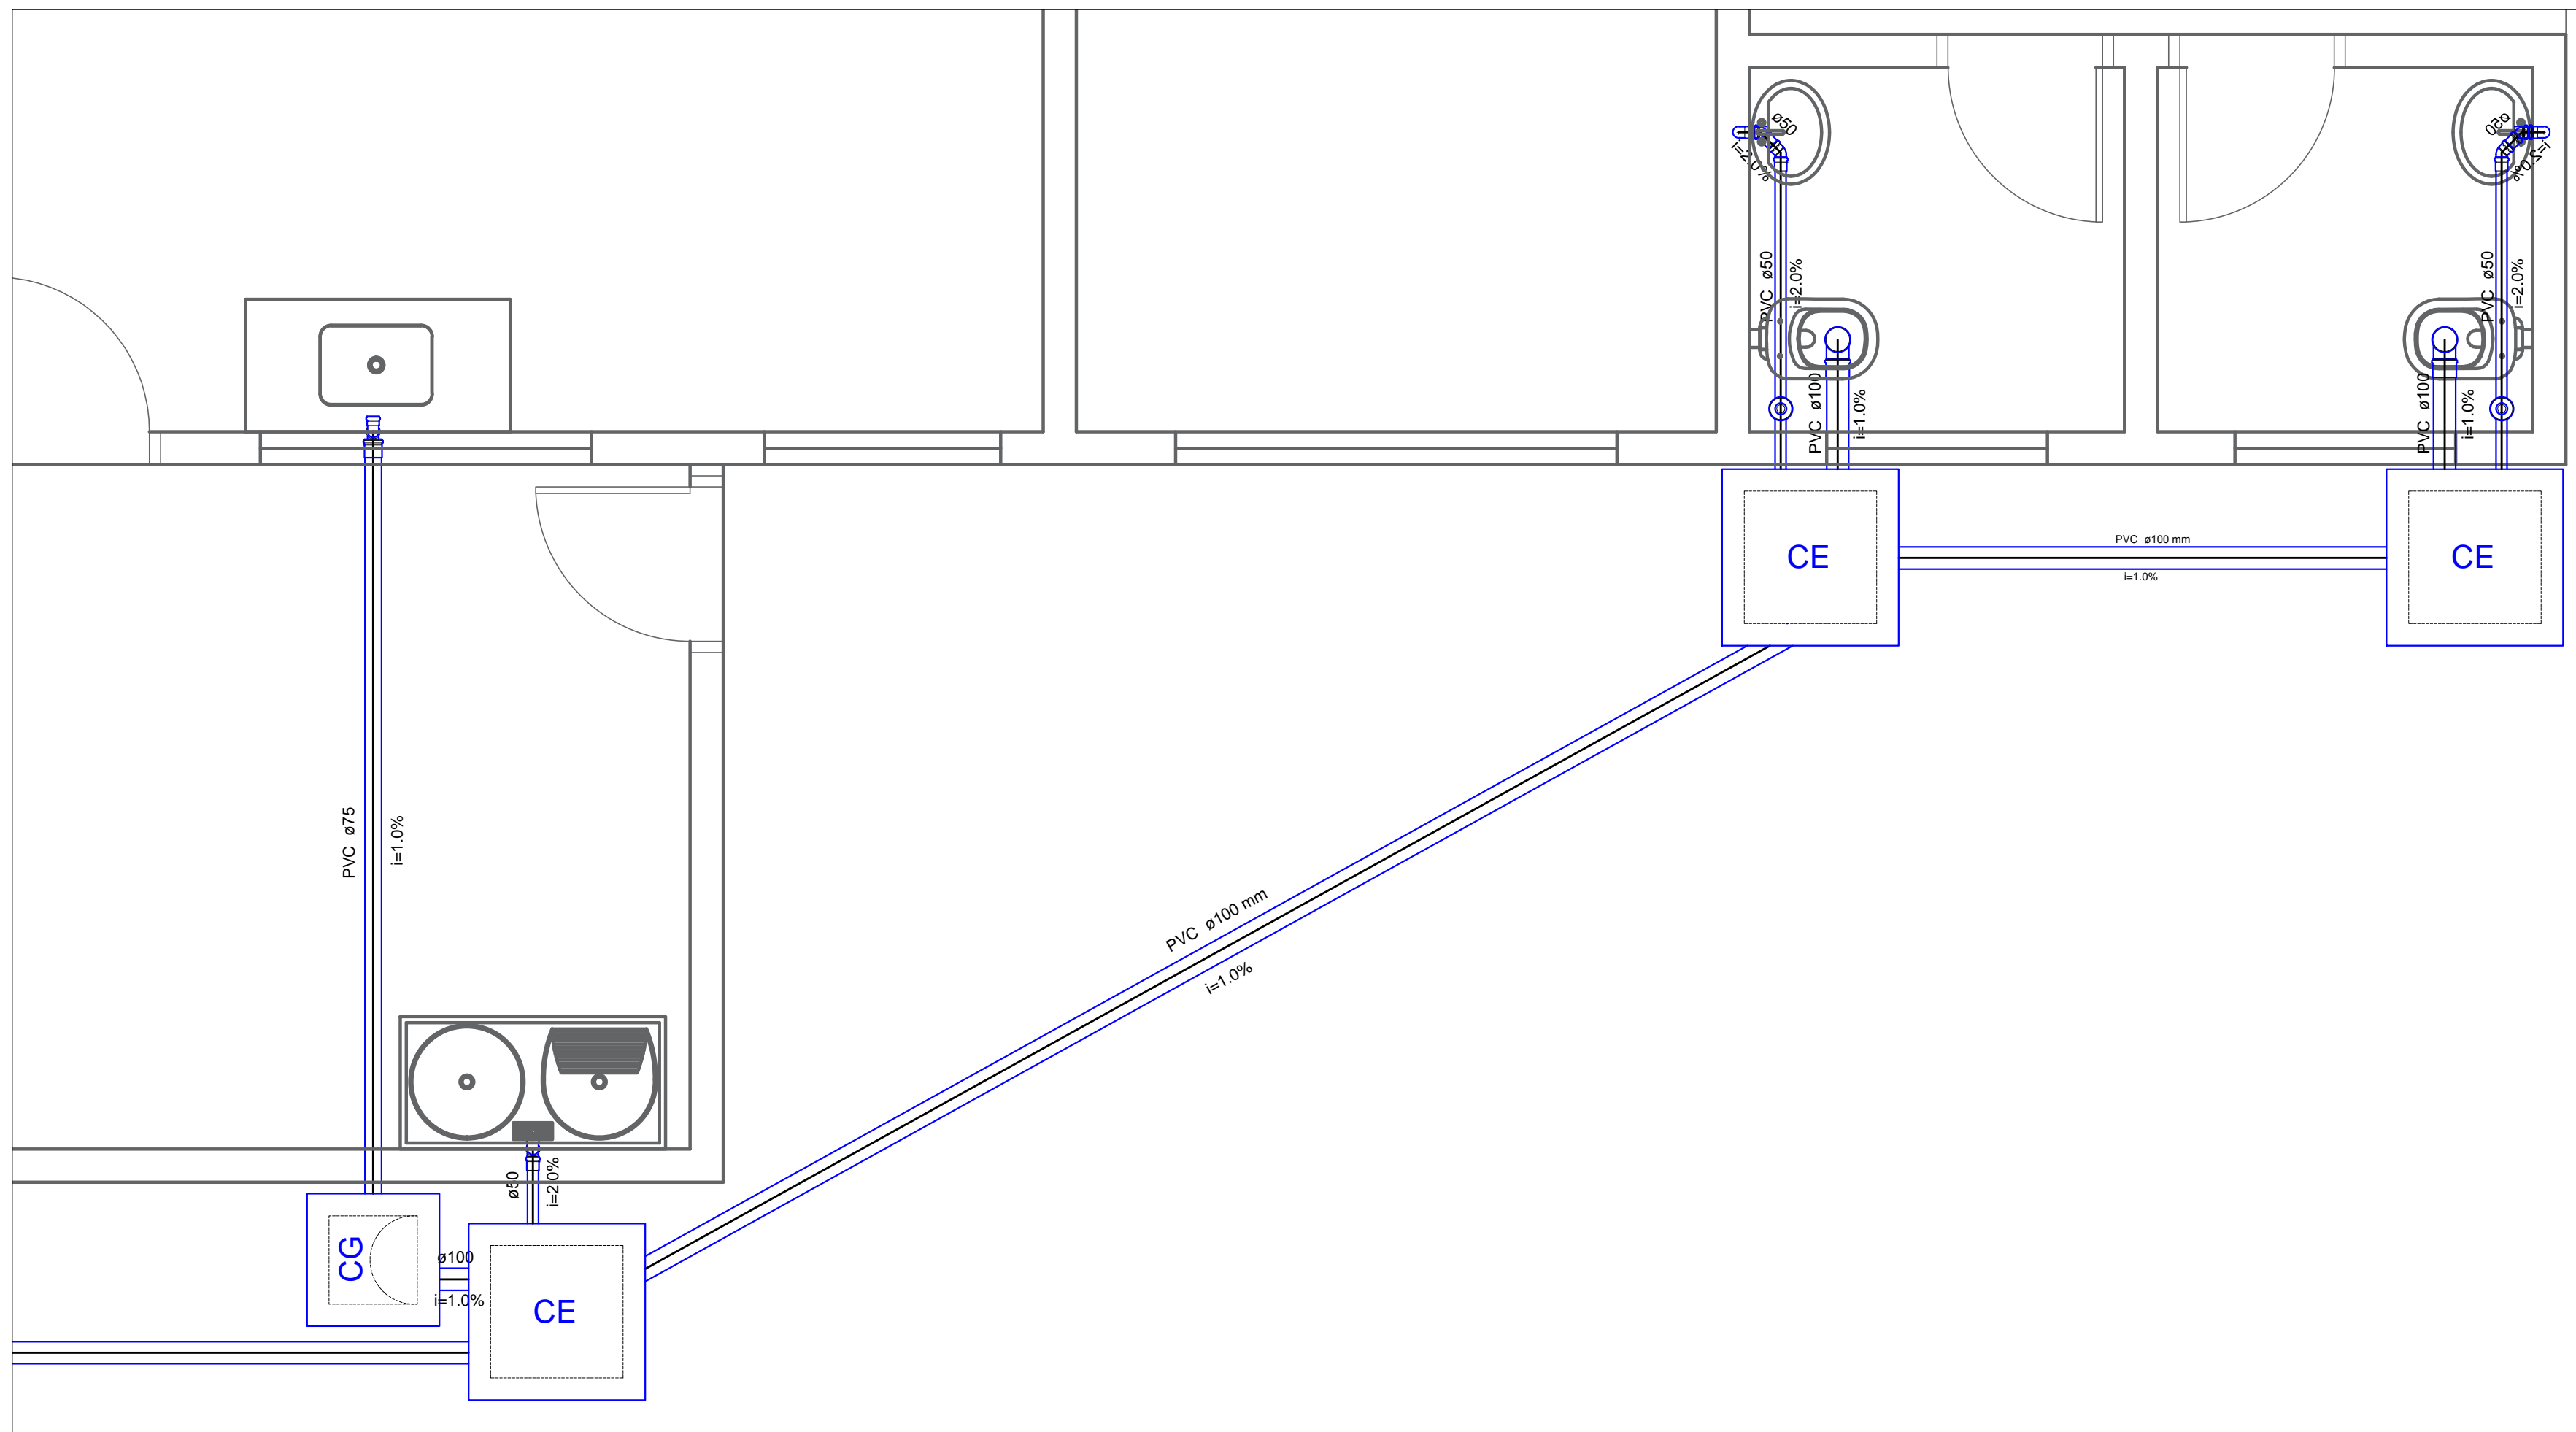

2 DETALHE S1  
ESCALA 1:25

Lista de Materiais	
Caixas de Passagem	
Caixa de gordura	1 pz
Caixa de inspeção esgoto simples	3 pz
PVC Acessórios	
Raio sifonado alt. reg. saída 50	2 pz
100 mm - 50 mm	2 pz
Sifão de copo p/ pia e lavatório	2 pz
1" - 1.1/2"	1 pz
Sifão flexível c/ Adaptador	1 pz
1.1/4" - 2"	6 pz
Válvula p/ lavatório e tanque	1 pz
1"	
PVC Esgoto	
Joelho 45	4 pz
50 mm	2 pz
Joelho 90	2 pz
100 mm	8 pz
50 mm	
Tubo rígido c/ ponta lisa	20.09 m
100 mm - 4"	7.73 m
50 mm - 2"	3.63 m
75 mm - 3"	

Legenda	
	Caixa de Inspeção Esgoto Simples
	Caixa de Gordura
	Raio sifonado
	Joelho 45°
	Saída de Lavatório/ Pia / Tanque
	Saída de Vaso Sanitário

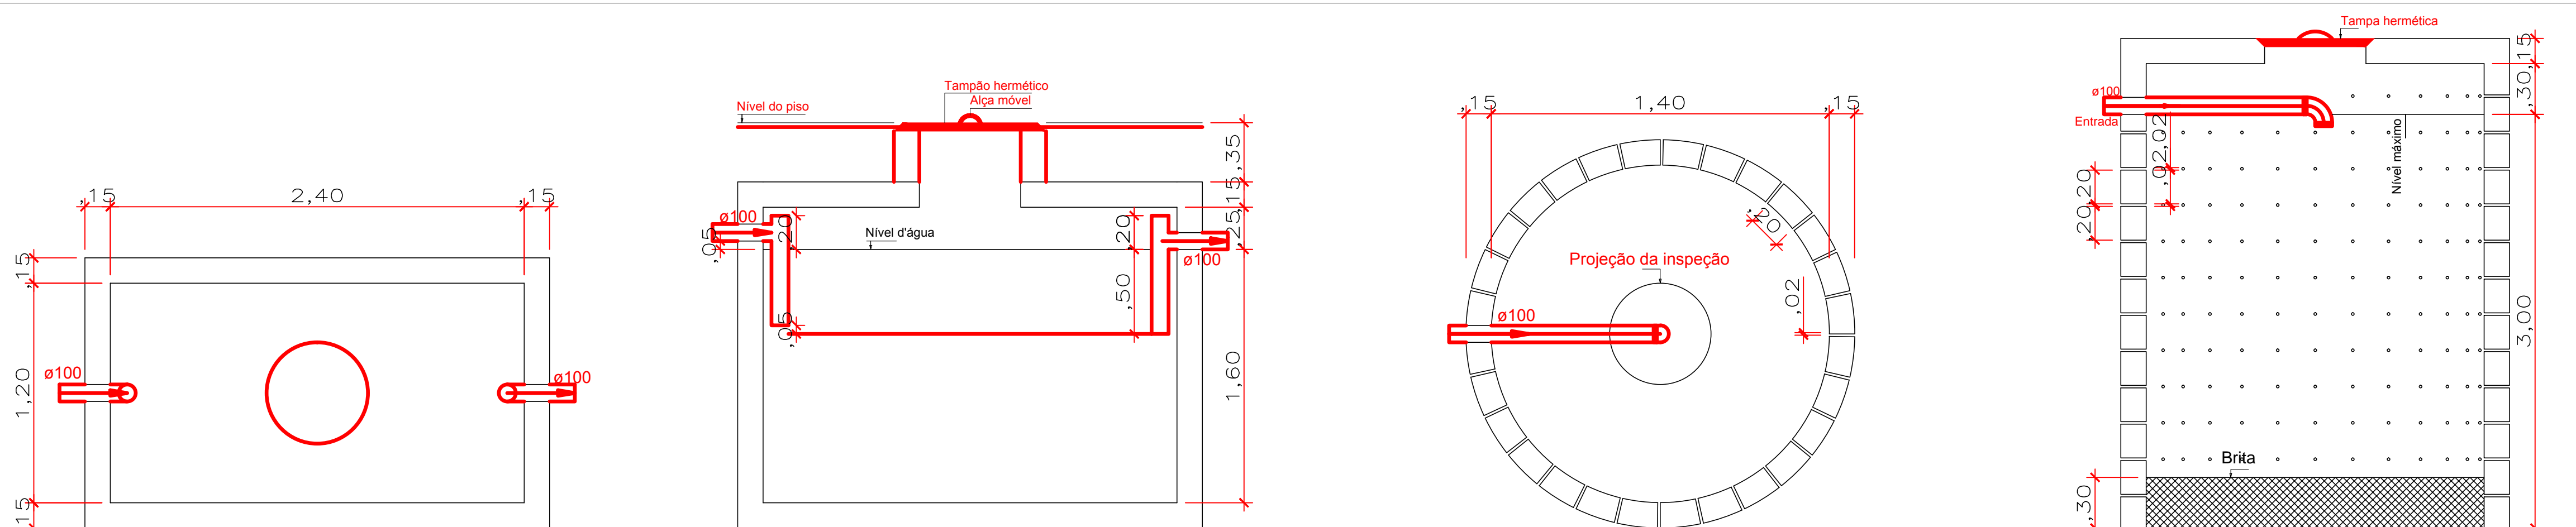

3 DETALHE UNIDADES DE TRATAMENTO  
ESCALA 1:25

PREFEITURA MUNICIPAL DE MARCELÂNDIA		
Rua dos Três Poderes, nº777, Centro - Marcelândia/MT		
Fone/Fax: (66) 3536-1828 / 3536-3122		
Descrição	REFORMA DA ESCOLA P. M. CASTRO ALVES	Folhas 01/01
Projeto	Instalações de Esgoto do Refeitório	
Local	Rua Vanuza de Souza Barcelos, nº 30, Vila Esperança, Quadras 14 e 15	Data SETEMBRO 2019
Proprietário	Prefeitura Municipal de Marcelândia CNPJ 03.238.987/0001-75	
Responsável Técnico	FABIANA ZACARIAS RAMOS Engenheira Civil - CREAMT033060 Departamento de Engenharia e Arquitetura	